
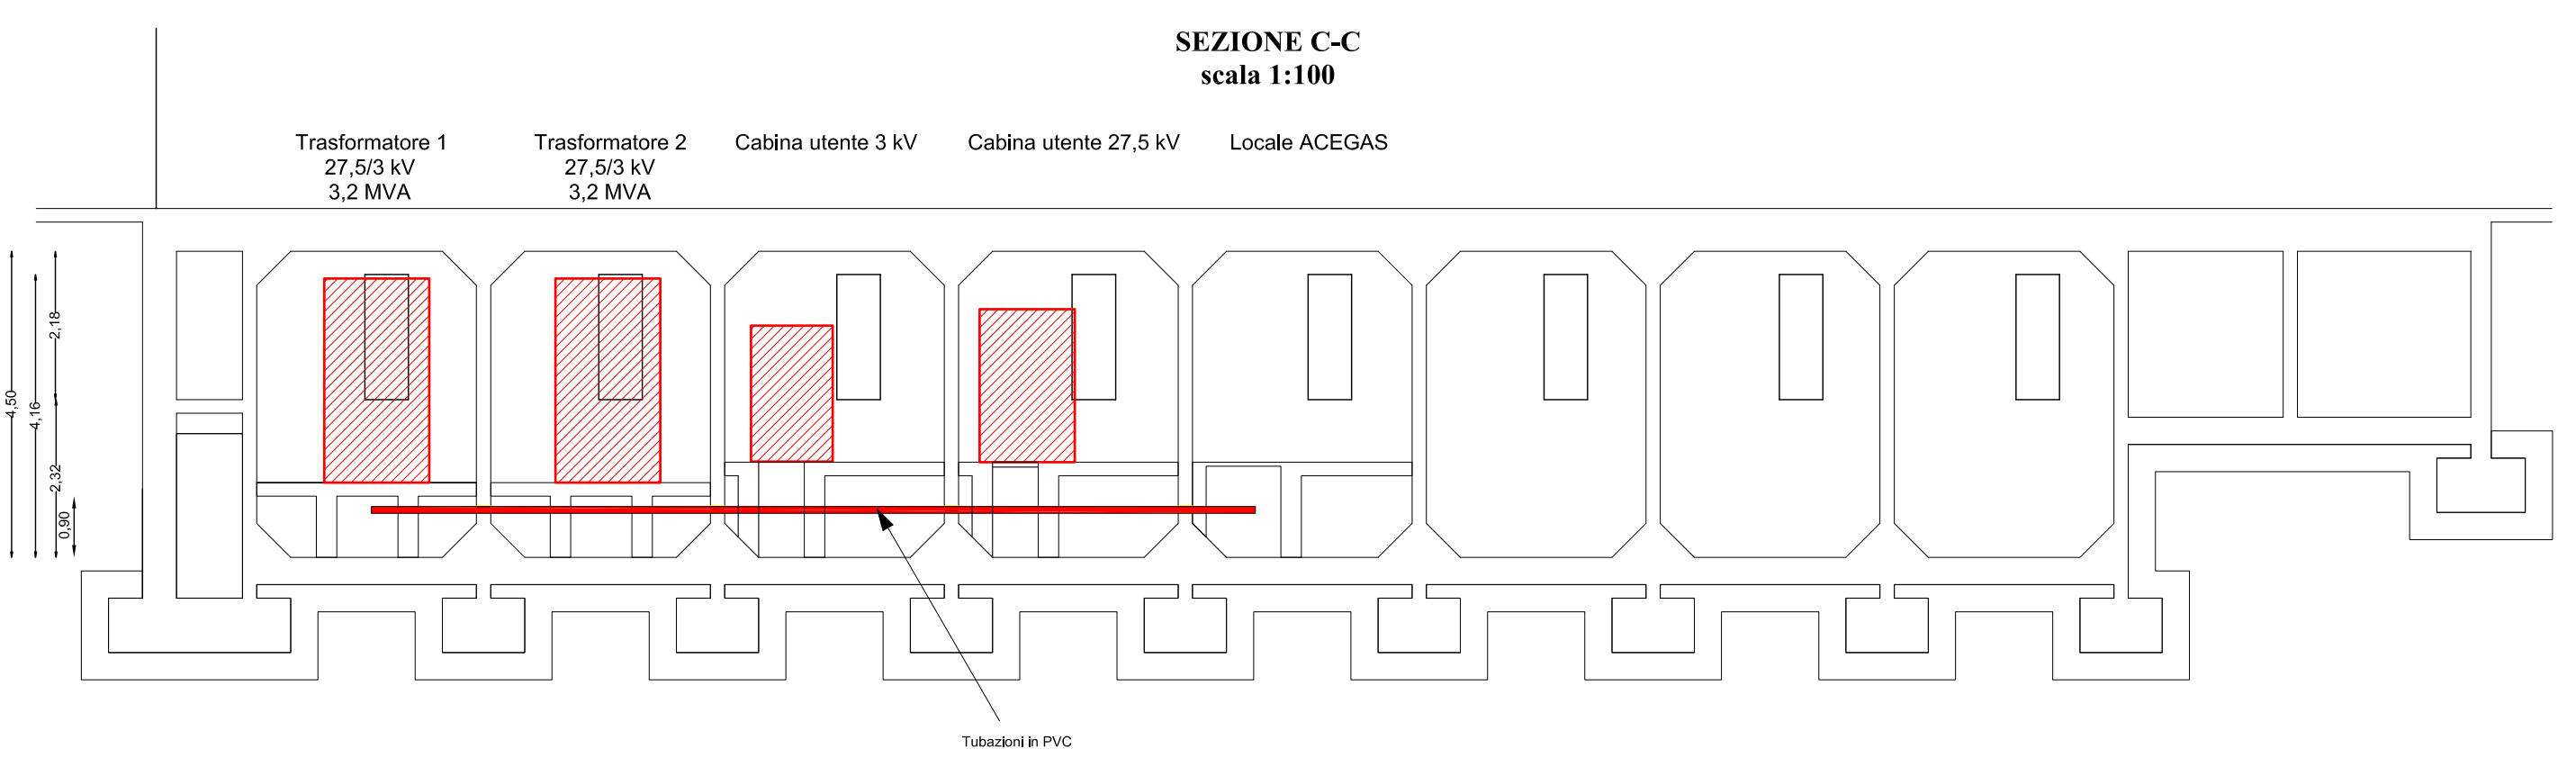


PLANIMETRIA GENERALE
scala 1:1000

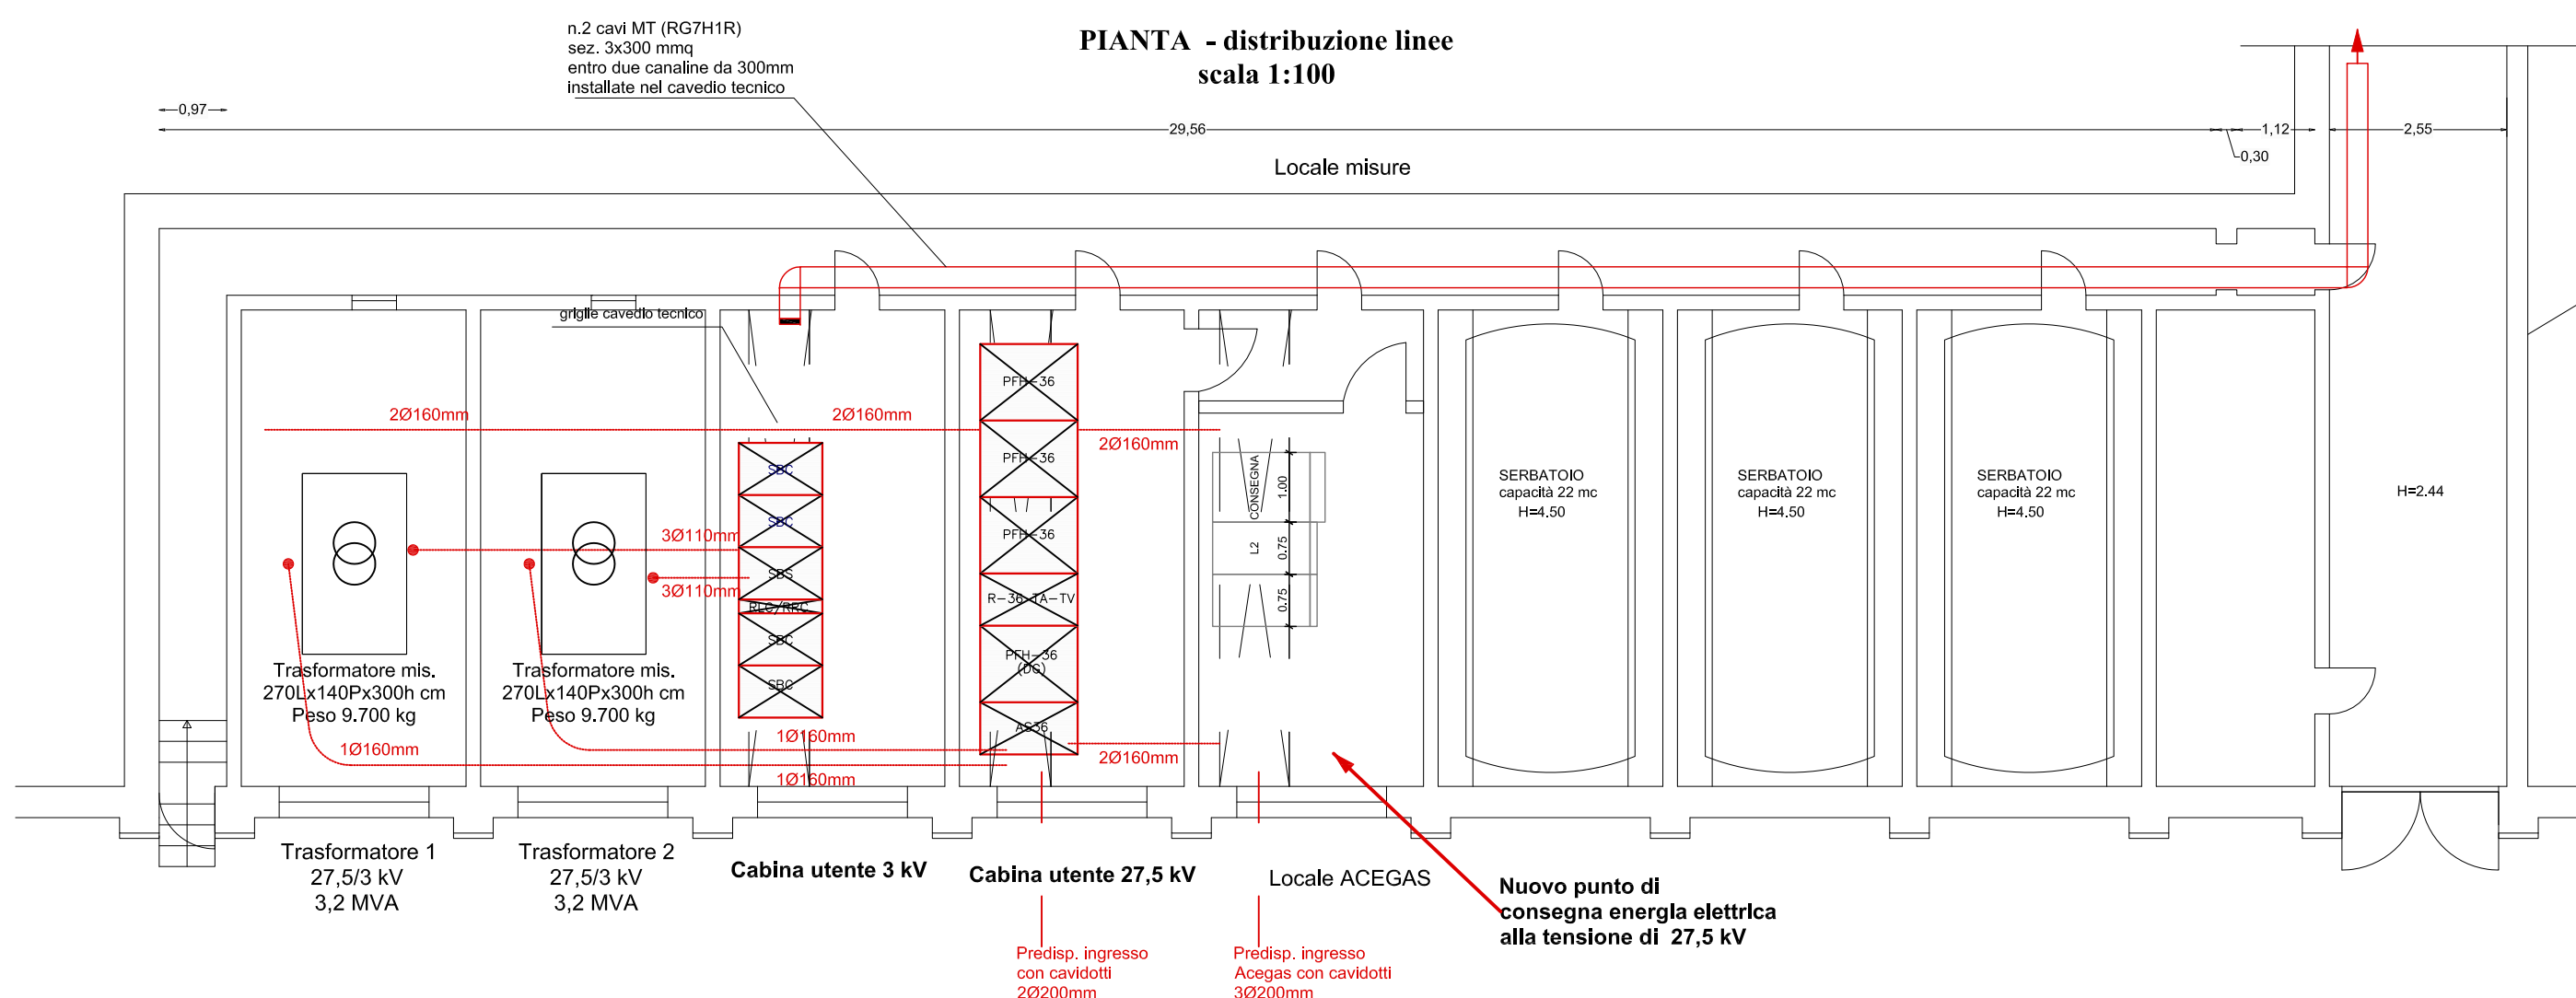

Università degli studi
di Trieste

PAOLO PRESTIGIOVANNI Ingegnere Loc. Padriciano, 416 34149 Trieste cell. 340.3853588 ing.prestigiovanni@gmail.com P.IVA 01151160320 C.F. PR3PLA78815L424R	progettista: dott. ing. Paolo Prestigiovanni
	data: 10 GIUGNO 2019 agg. 2: agg. 3: scala: 1:100; VARIE
oggetto: PROGETTO DI REALIZZAZIONE DEL NUOVO PUNTO DI FORNITURA IN MT DEL COMPRESORIO UNIVERSITARIO	descrizione: Impianto elettrico - progetto esecutivo Planimetria generale, piante e sezioni locali tecnici Nuova cabina consegna energia elettrica - Distribuzione MT
Università degli Studi di Trieste Ufficio impianti v. Zanella 2 - 34127 Trieste (TS)	 PE_EL_1 tavola: